


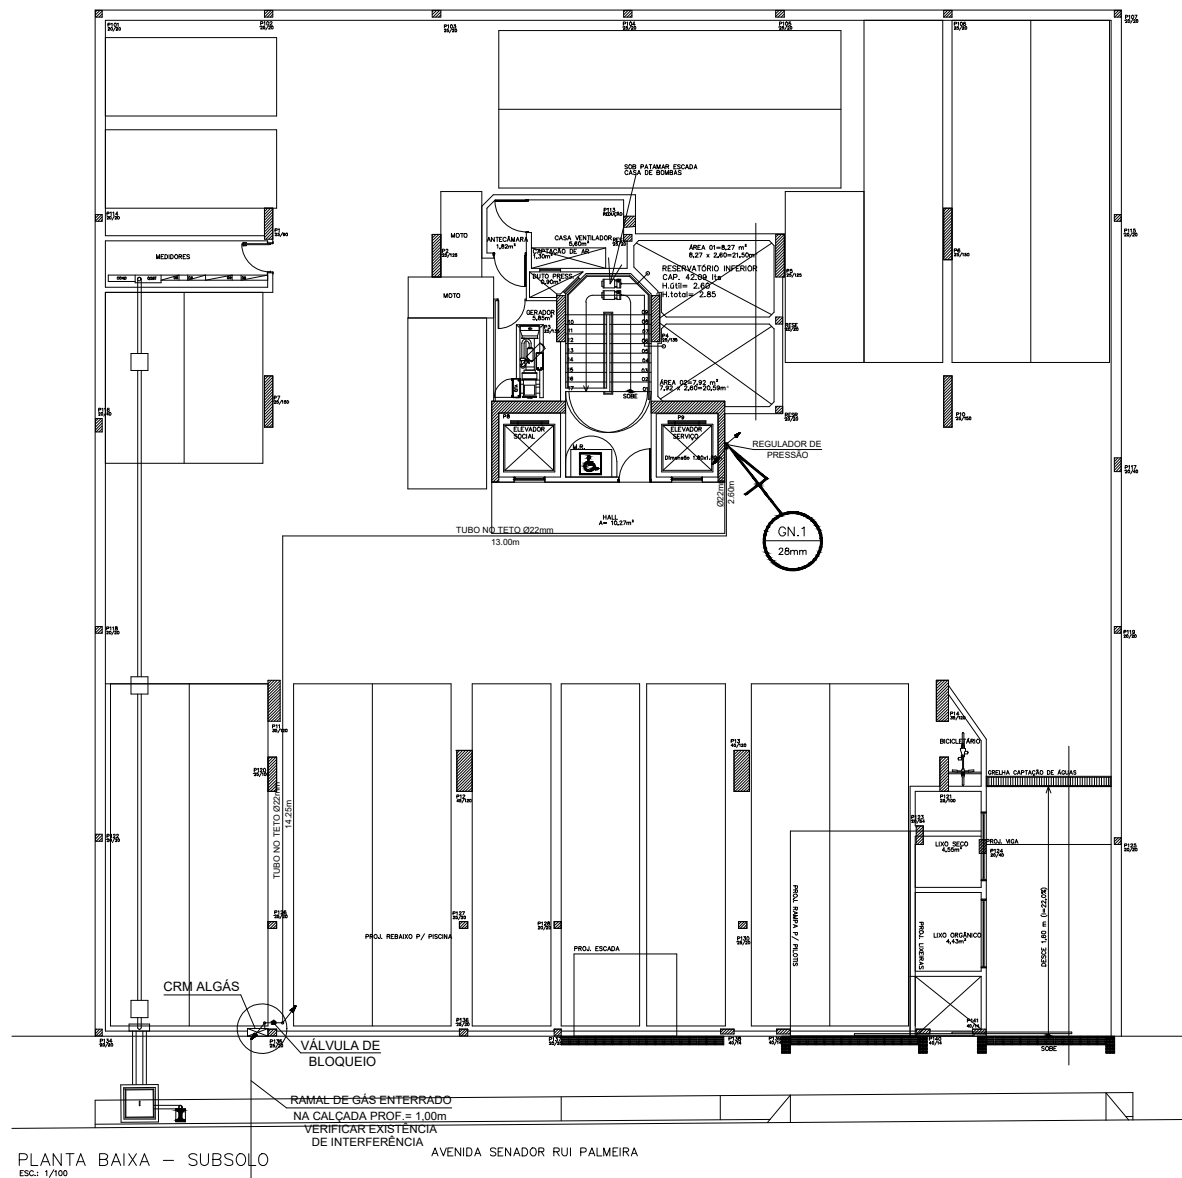

PLANTA BAIXA – SUBSOLO
ESC.: 1/100

LEGENDA

	Tubulação embutida para gás
	Tubulação aparente para gás
	Tubulação ascendente
	Tubulação descendente

OBSERVAÇÕES DO PROJETO DE GÁS:

- AS PRUMADAS E OS TRECHOS APARENTES FORAM INDICADOS EM COBRE (mm);
- AVALIAR SE A ALTURA DISPONÍVEL NOS PAVIMENTOS EM QUE A REDE ESTÁ APARENTE E FIXADA NA LAJE É SUFICIENTE PARA PASSAGEM DAS TUBULAÇÕES ABAIXO DAS VIGAS. SE NÃO, PREVER FUIROS NAS VIGAS PARA PASSAGEM DA TUBULAÇÃO DE GÁS (1,5 x Ø DO TUBO) CONFORME DETALHE ESPECÍFICO;
- AS TUBULAÇÕES DE GÁS APARENTES, PREFERENCIALMENTE, DEVEM SER PINTADAS NA COR AMARELA;
- ENVELOPAR OS TRECHOS DE TUBULAÇÃO JUNTO AOS PILARES OU ALVENARIA CONFORME INDICADO;
- OS REGULADORES DE PRESSÃO DEVEM POSSUIR DISPOSITIVO DE SEGURANÇA DO TIPO POR SOBREPRESSÃO (OPSO) CONFORME NBR 15526;
- OBSERVAR A NECESSIDADE DE VENTILAÇÃO DO SHAFT DE GÁS COM ABERTURA PARA ENTRADA DE AR NO PAVIMENTO SUBSOLO E SAÍDA DE AR NO PAVIMENTO COBERTA;
- VERIFICAR POSSÍVEIS INTERFERÊNCIAS DO DUTO DE VENTILAÇÃO DO SHAFT DE GÁS COM OUTRAS INSTALAÇÕES;
- HAVENDO A NECESSIDADE DE REALIZAR QUALQUER ALTERAÇÃO NA CONFIGURAÇÃO DA REDE DURANTE A EXECUÇÃO DO SERVIÇO, O PROJETISTA DEVERÁ SER PREVIAMENTE CONSULTADO;
- PARA MAIORES DETALHES, VERIFICAR MEMORIAL DESCRITIVO DO PROJETO DE GÁS.

REVISÃO	DATA	DESCRIÇÃO	RESPONSÁVEL
REV. 01	13/12/21	ALTERAÇÃO DA POSIÇÃO DA PRUMADA GN.1	LHESLEY MACÊDO
REV. 00	25/03/21	PROJETO EXECUTIVO DE GÁS	LHESLEY MACÊDO

Responsável Técnico:



Rua Artur Vital da Silva, 04 Gruta de Lourdes-Maceió/AL
CEP: 57052-260 - Tel: 3218-7700

PROJETO DAS INSTALAÇÕES DE GÁS

Cliente: CONSTRUTORA DELMAN SAMPAIO.

Empreendimento: EDIFÍCIO LYON

Endereço: Av. Senador Rui Palmeira, 730 - Ponta Verde - Maceió - AL

Data: 25/03/21 Desenho: LHESLEY MACÊDO/ISABELA DANTAS Escala: 1:100

Título: Planta Baixa - Subsolo Prancha: 01/11

Arquivo: P GN LYON DELMAN