


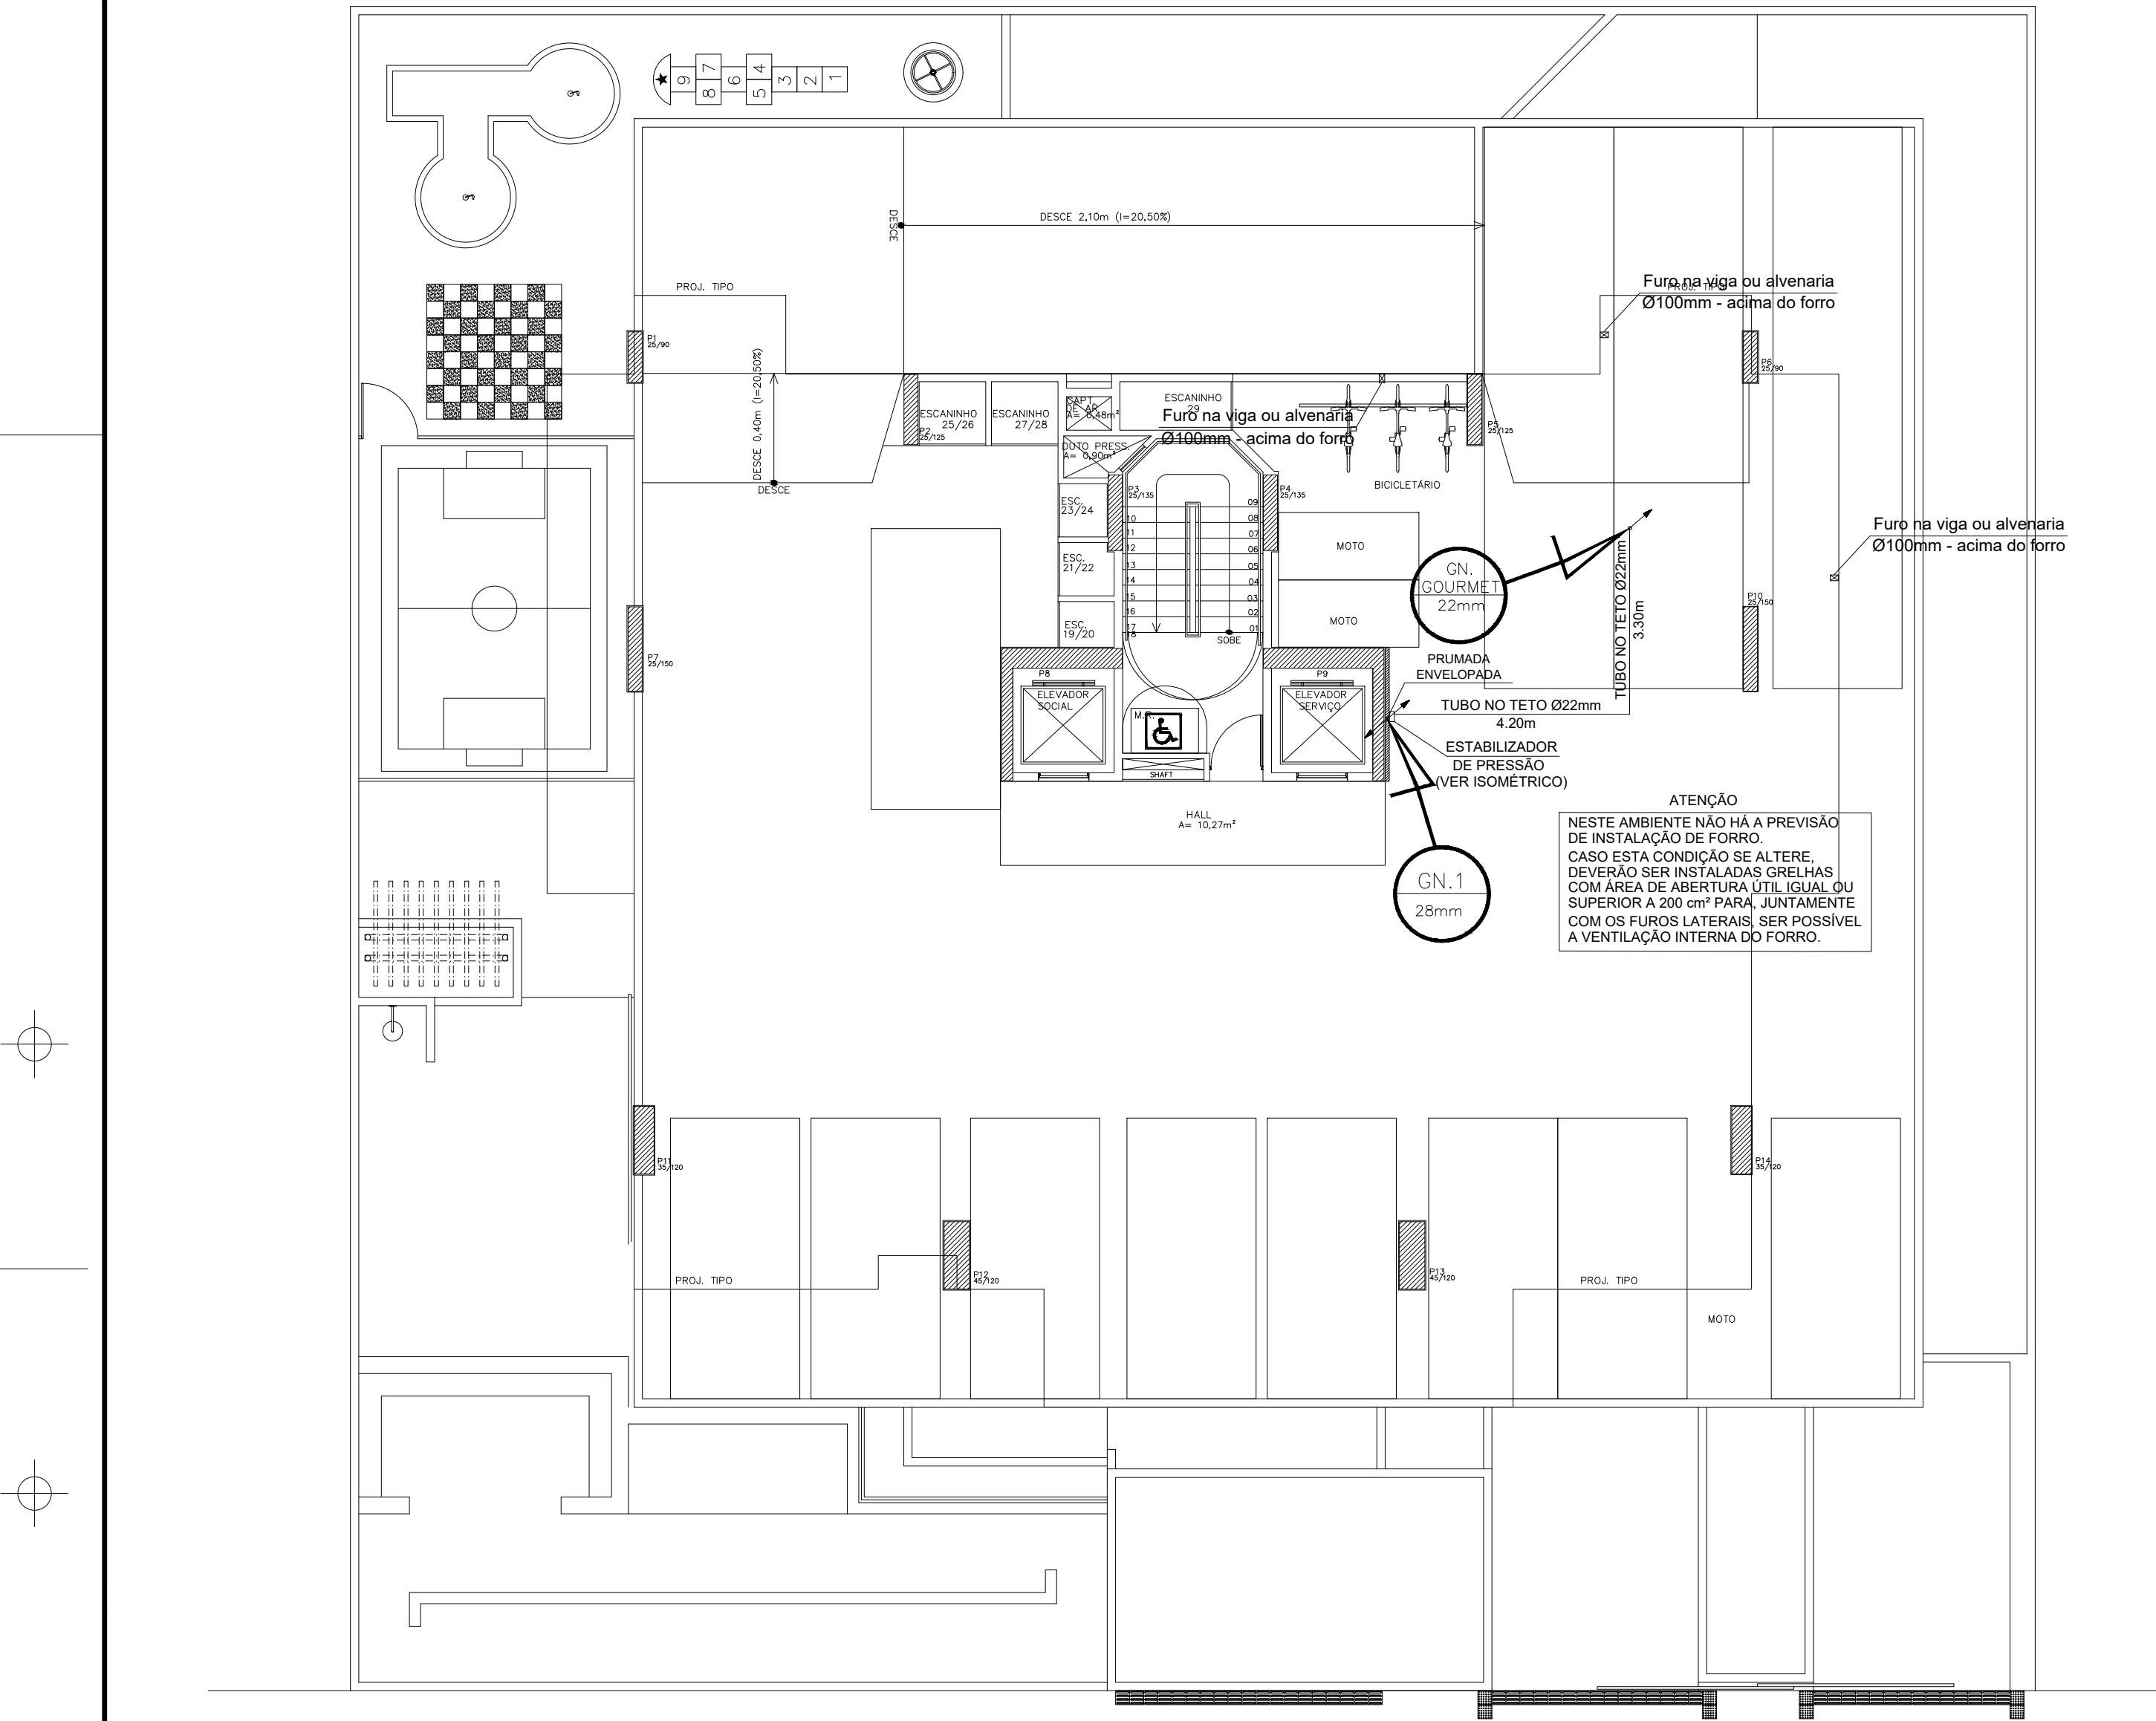

PLANTA BAIXA – GARAGEM 02
ESC.: 1/100

AVENIDA SENADOR RUI PALMEIRA

LEGENDA

	Tubulação embutida para gás
	Tubulação aparente para gás
	Tubulação ascendente
	Tubulação descendente

OBSERVAÇÕES DO PROJETO DE GÁS:

- PREVER COMUNICAÇÃO VERTICAL ENTRE OS PAVIMENTOS (POR MEIO DE TUBOS DE PVC INTERLIGANDO OS ABRIGOS) PARA GARANTIR VENTILAÇÃO DO SHAFT EM CASO DE VAZAMENTOS DE GÁS;
- HAVENDO A NECESSIDADE DE REALIZAR QUALQUER ALTERAÇÃO NA CONFIGURAÇÃO DA REDE DURANTE A EXECUÇÃO DO SERVIÇO, O PROJETISTA DEVERÁ SER PREVIAMENTE CONSULTADO;
- PARA MAIORES DETALHES, VERIFICAR MEMORIAL DESCRITIVO DO PROJETO DE GÁS.

REVISÃO	DATA	DESCRIÇÃO	RESPONSÁVEL
REV. 01	13/12/21	ALTERAÇÃO DA POSIÇÃO DA PRUMADA GN.1	LHESLEY MACÊDO
REV. 00	25/03/21	PROJETO EXECUTIVO DE GÁS	LHESLEY MACÊDO

Responsável Técnico:



Rua Artur Vital da Silva, 04 Gruta de Lourdes-Maceió/AL
CEP: 57052-260 - Tel: 3218-7700

PROJETO DAS INSTALAÇÕES DE GÁS

Cliente: **CONSTRUTORA DELMAN SAMPAIO.**

Empreendimento: **EDIFÍCIO LYON**

Endereço: **Av. Senador Rui Palmeira, 730 - Ponta Verde - Maceió - AL**

Data: **25/03/21** Desenho: **LHESLEY MACÊDO/ ISABELA DANTAS**

Escala: **1:100**

Título: **Planta Baixa - Garagem 02**

Prancha: **04/11**

Arquivo: **P GN LYON DELMAN**