


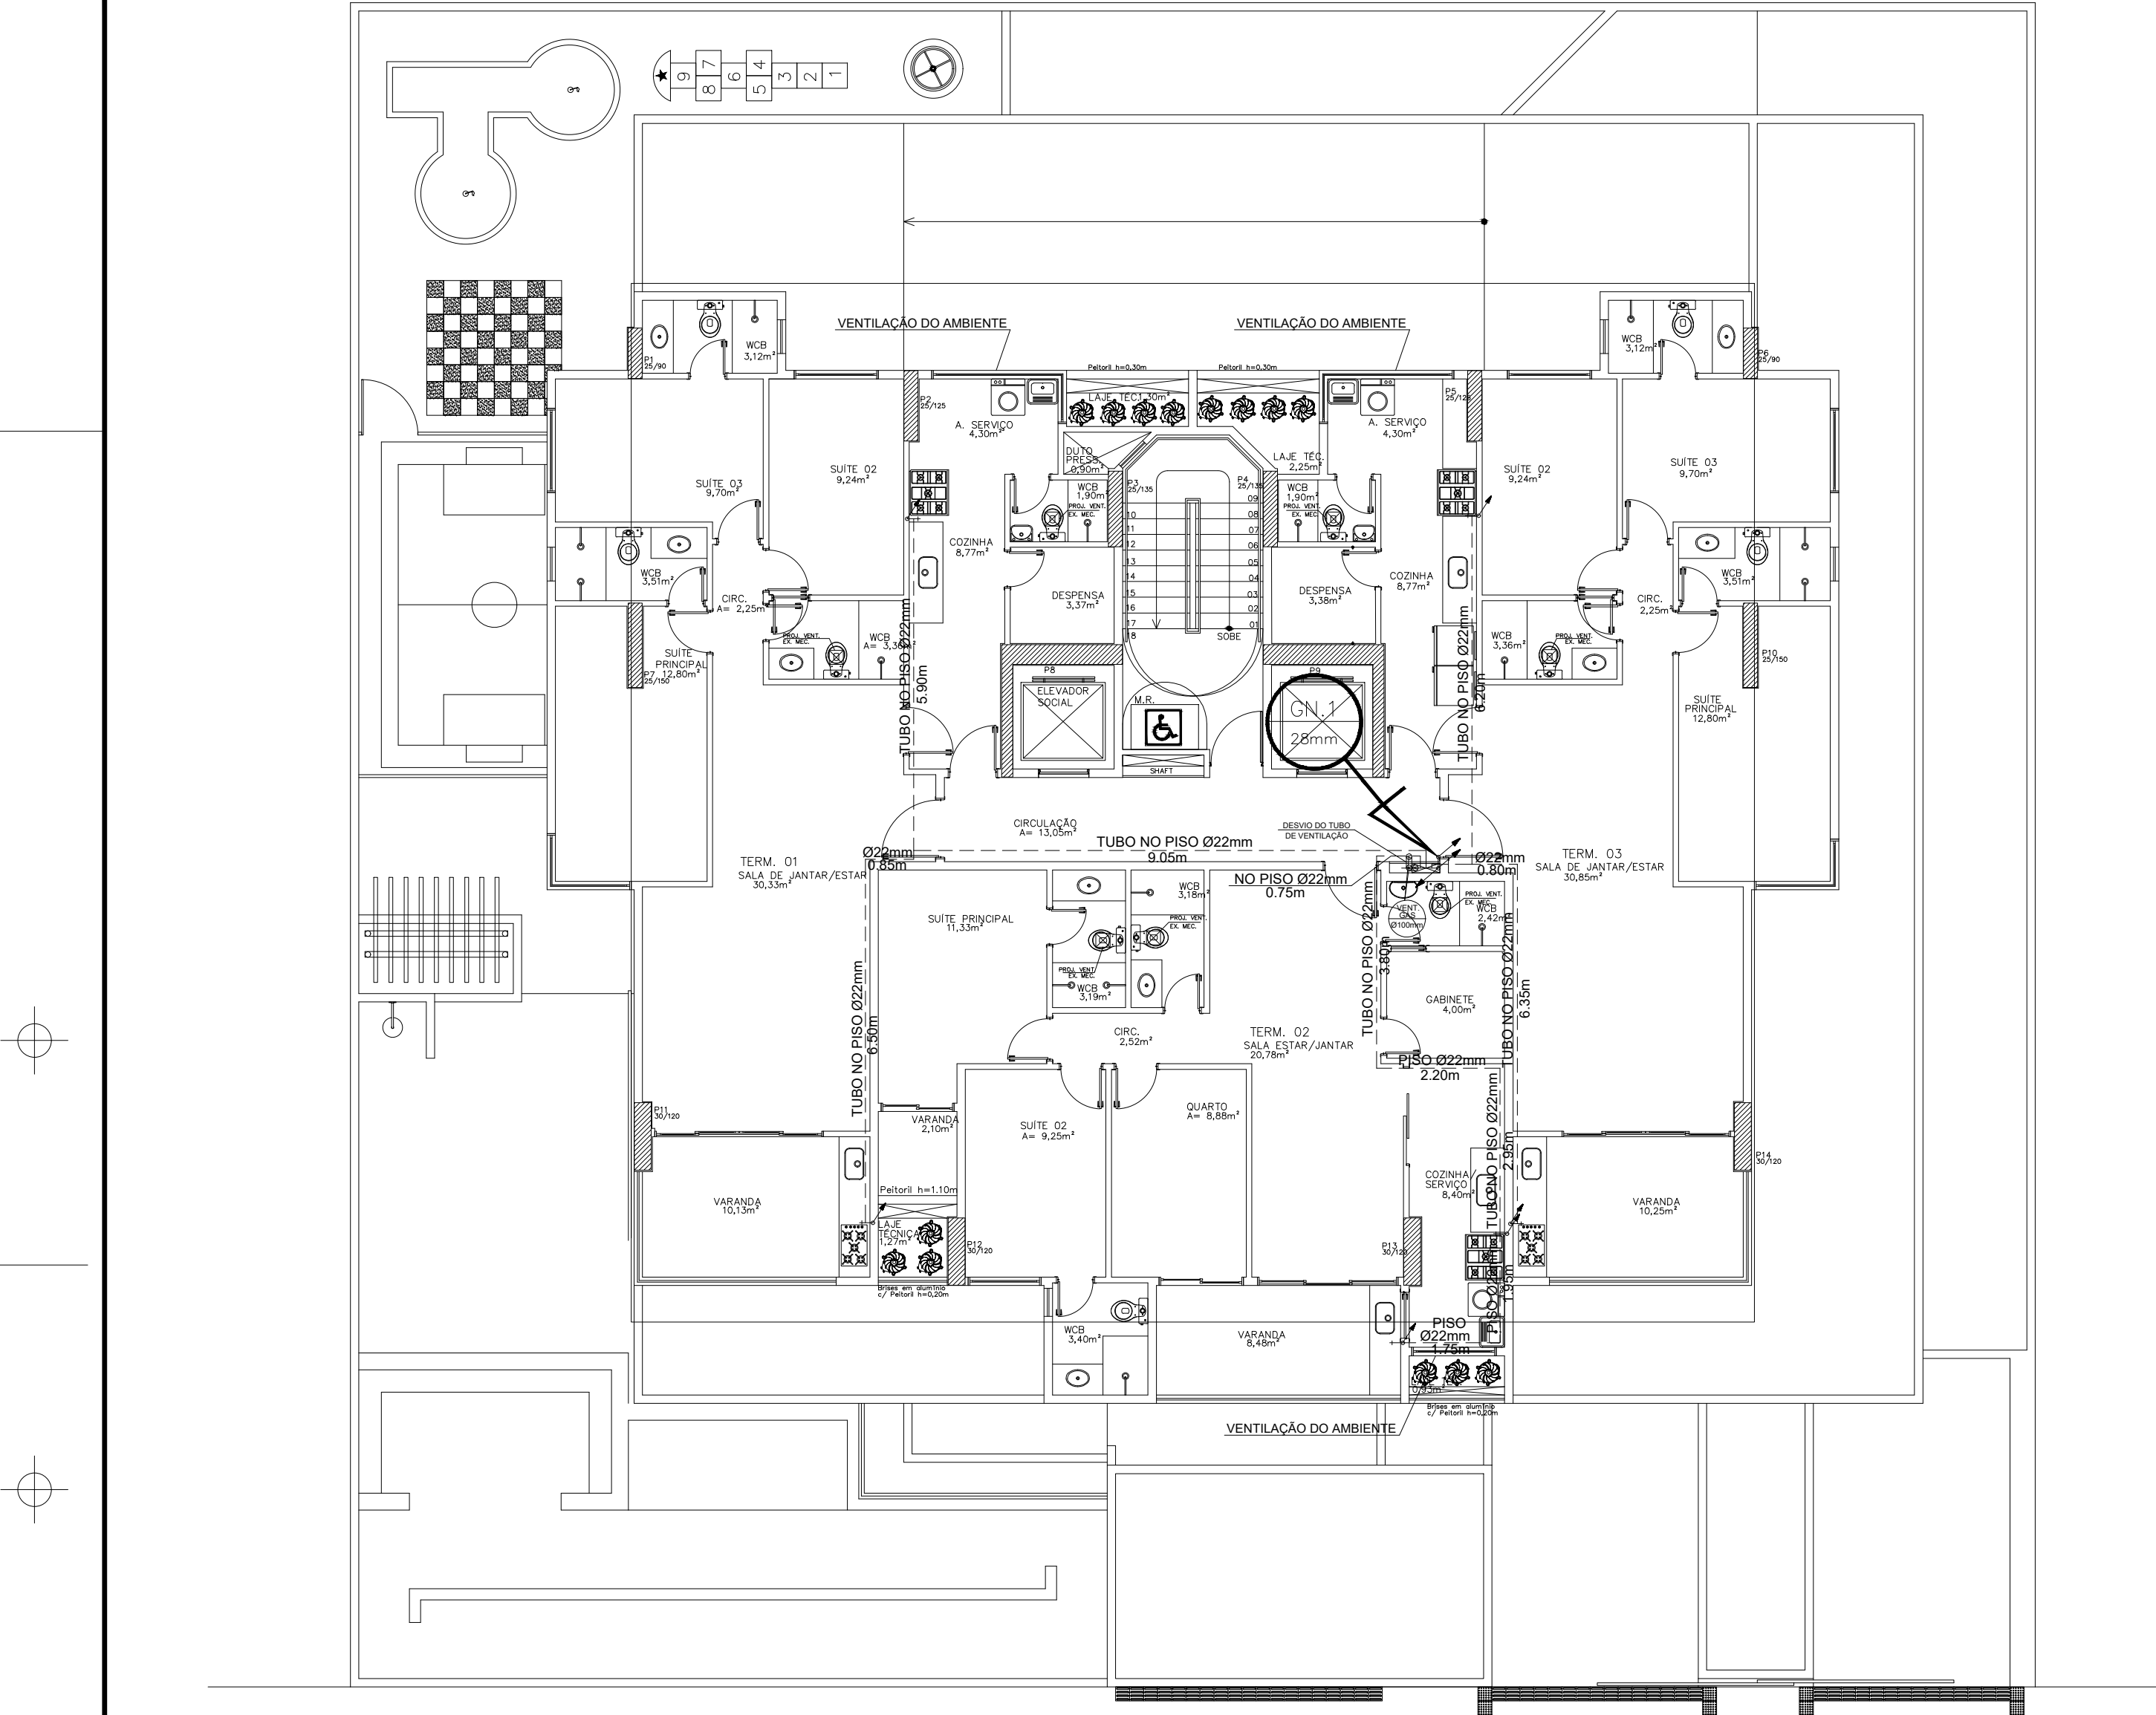

PLANTA BAIXA – 9º PAVIMENTO TIPO
ESC.: 1/100

AVENIDA SENADOR RUI PALMEIRA

LEGENDA

	Tubulação embutida para gás
	Tubulação aparente para gás
	Tubulação ascendente
	Tubulação descendente

- OBSERVAÇÕES DO PROJETO DE GÁS:
- AS TUBULAÇÕES EMBUTIDAS NO CONTRAPISO FORAM PROJETADAS EM COBRE;
 - DURANTE A INSTALAÇÃO DAS TUBULAÇÕES NO CONTRAPISO, EVITAR DANOS QUE DIMINUAM A ÁREA DE PASSAGEM DO TUBO, POIS RESTRIÇÕES PODEM REPRESENTAR PERDAS DE CARGA SIGNIFICATIVAS;
 - COMO O HALL É **CONFINADO** NESSE PAVIMENTO, A PORTA DO SHAFT DE GÁS DEVE SER DO TIPO **SEM** VENTILAÇÃO;
 - EM CADA HALL, DENTRO DO SHAFT DE GÁS, HAVERÁ UM REGULADOR DE PRESSÃO PARA ATENDER AS UNIDADES HABITACIONAIS (VER ISOMÉTRICO);
 - NAS PORTAS DO SHAFT DE GÁS SEMPRE UTILIZAR FECHADURAS DO TIPO PRESSÃO, FENDA OU MAGNÉTICA - EVITAR CHAVES COM SEGREDO;
 - HAVENDO A NECESSIDADE DE REALIZAR QUALQUER ALTERAÇÃO NA CONFIGURAÇÃO DA REDE DURANTE A EXECUÇÃO DO SERVIÇO, O PROJETISTA DEVERÁ SER PREVIAMENTE CONSULTADO;
 - PARA MAIORES DETALHES, VERIFICAR MEMORIAL DESCRITIVO DO PROJETO DE GÁS.

REV. 01	13/12/21	ALTERAÇÃO DA POSIÇÃO DA PRUMADA GN.1	LHESLEY MACÊDO
REV. 00	25/03/21	PROJETO EXECUTIVO DE GÁS	LHESLEY MACÊDO
REVISÃO	DATA	DESCRIÇÃO	RESPONSÁVEL

Responsável Técnico:



Rua Artur Vital da Silva, 04 Gruta de Lourdes-Maceió/AL
CEP: 57052-260 - Tel: 3218-7700

PROJETO DAS INSTALAÇÕES DE GÁS

Cliente: **CONSTRUTORA DELMAN SAMPAIO.**

Empreendimento: **EDIFÍCIO LYON**

Endereço: **Av. Senador Rui Palmeira, 730 - Ponta Verde - Maceió - AL**

Data: **25/03/21**

Desenho: **LHESLEY MACÊDO/ ISABELA DANTAS**

Escala: **1:100**

Título: **Planta Baixa - 9º Pavi Tipo**

Prancha: **07/11**

Arquivo: **P GN LYON DELMAN**