


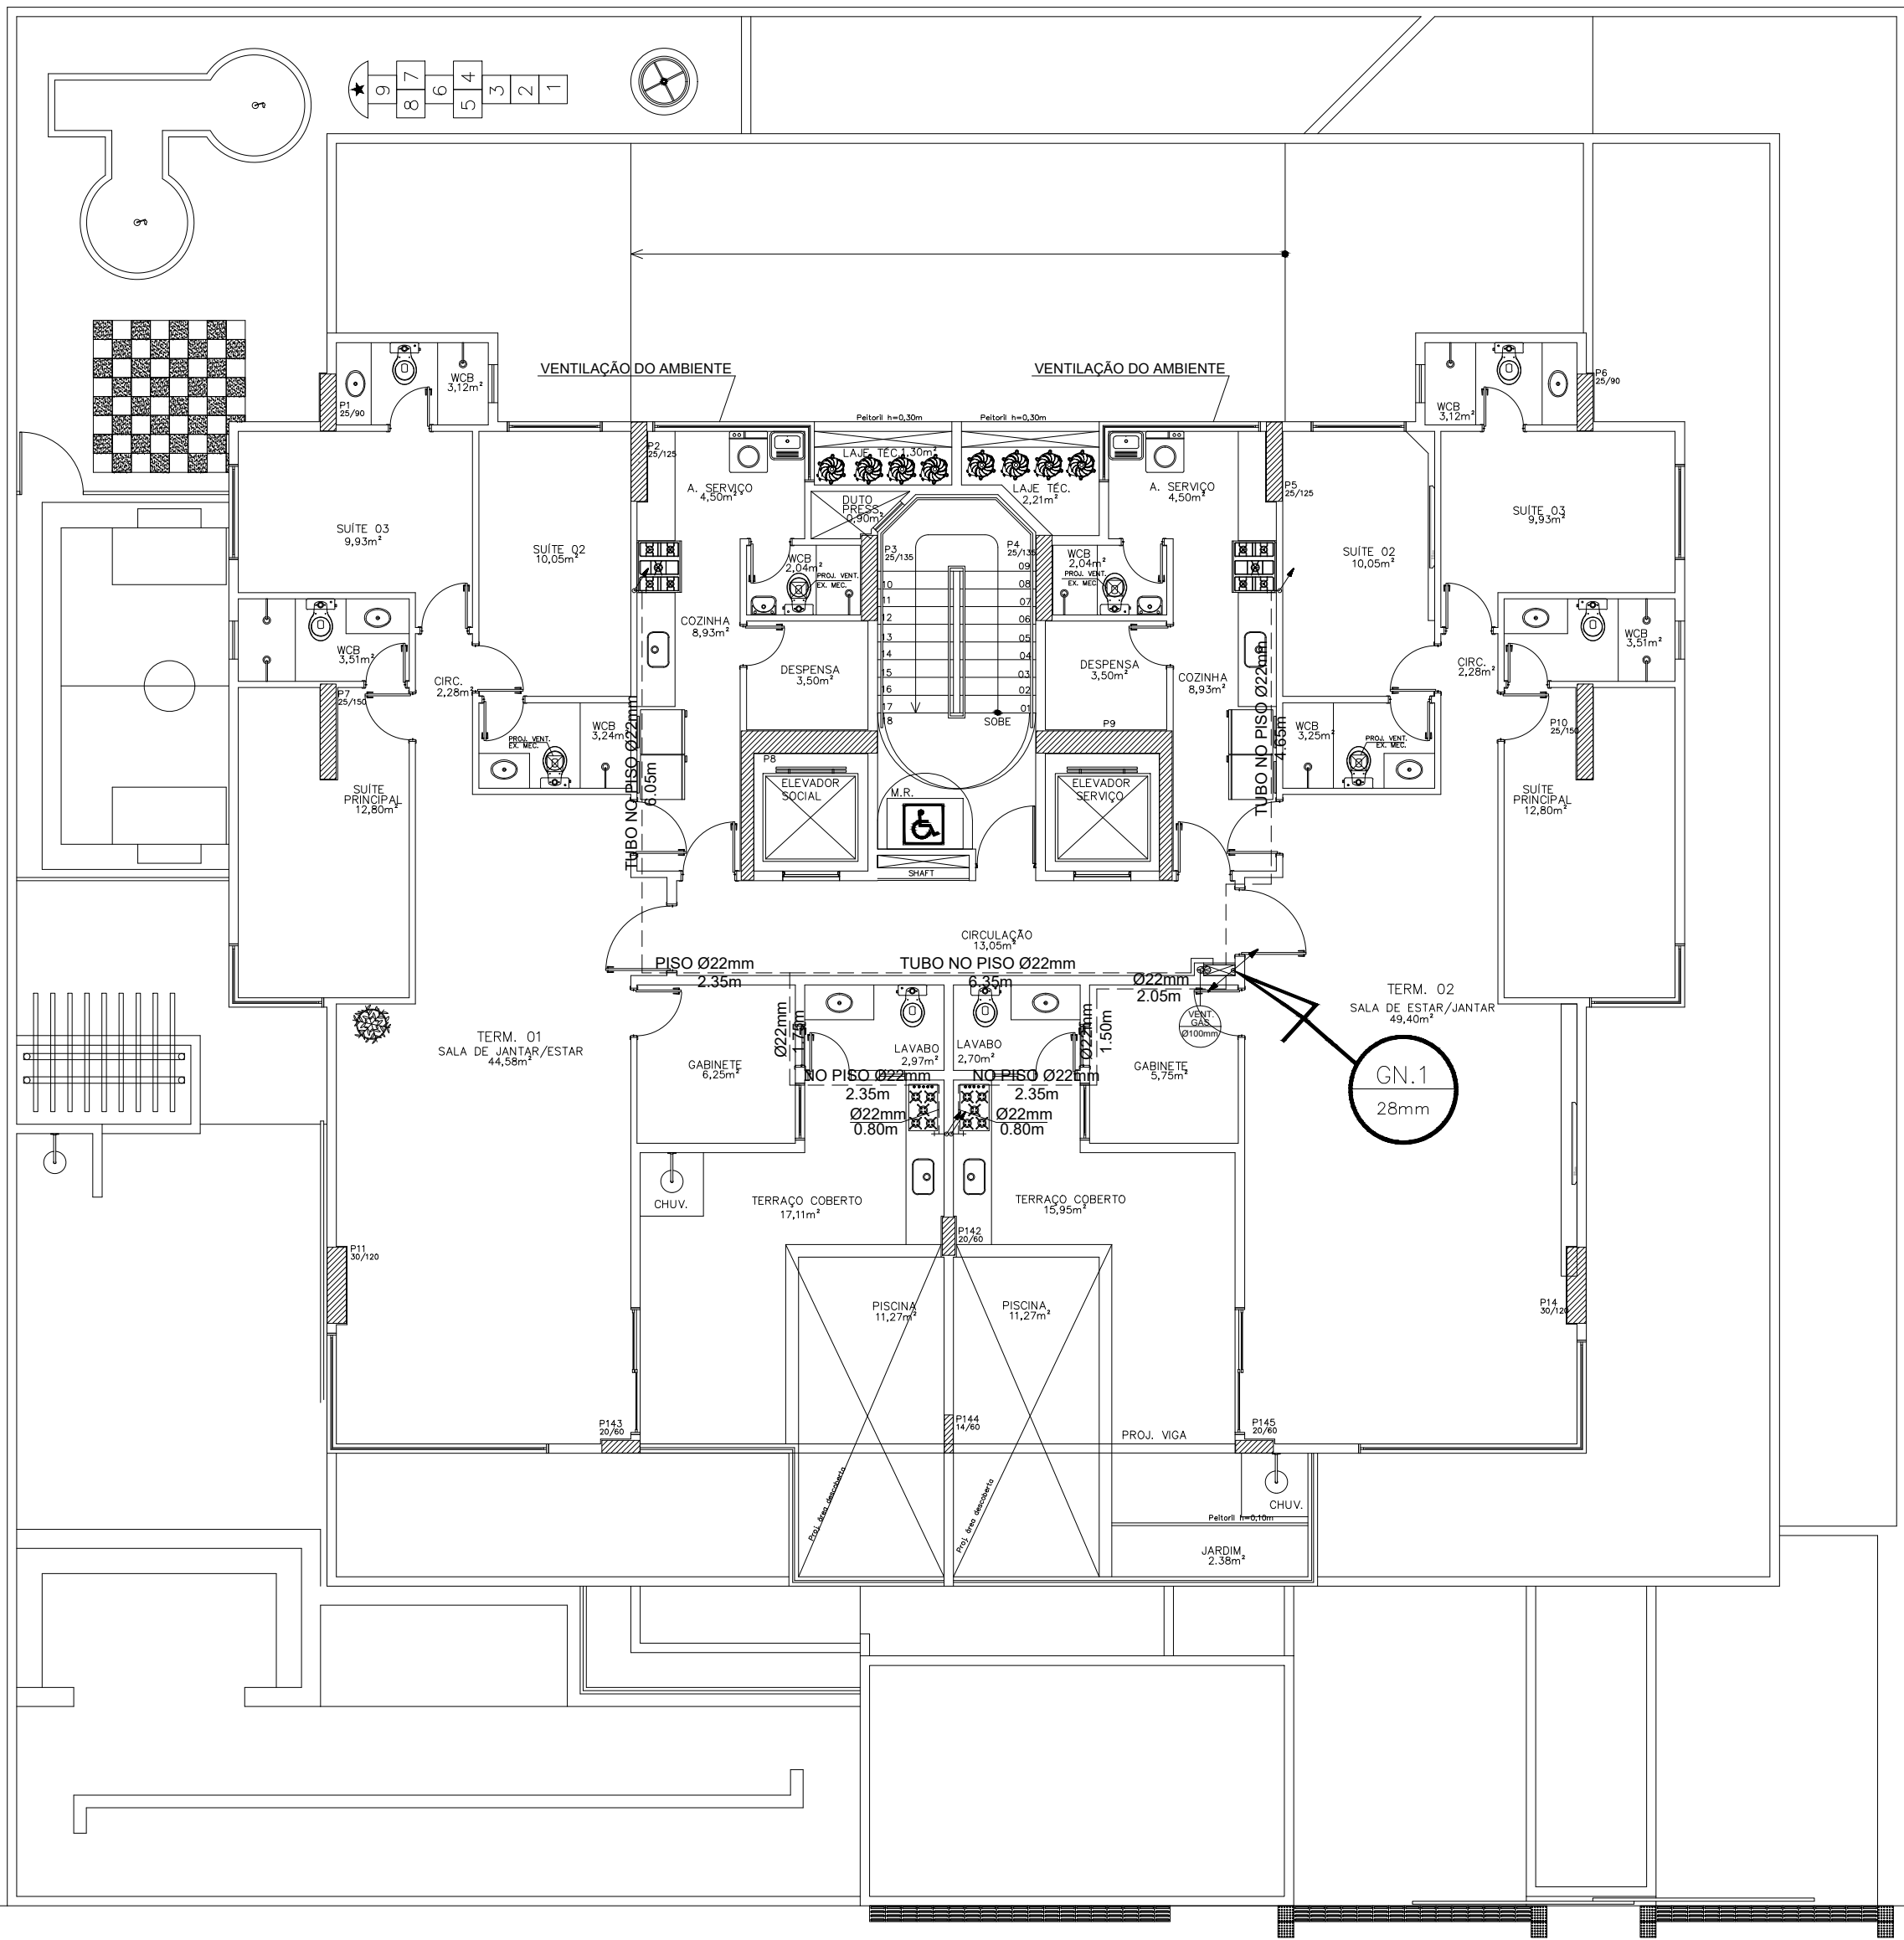

# LEGENDA

|  |                             |
|--|-----------------------------|
|  | Tubulação embutida para gás |
|  | Tubulação aparente para gás |
|  | Tubulação ascendente        |
|  | Tubulação descendente       |

- OBSERVAÇÕES DO PROJETO DE GÁS:
- AS TUBULAÇÕES EMBUTIDAS NO CONTRAPISO FORAM PROJETADAS EM COBRE;
  - DURANTE A INSTALAÇÃO DAS TUBULAÇÕES NO CONTRAPISO, EVITAR DANOS QUE DIMINUAM A ÁREA DE PASSAGEM DO TUBO, POIS RESTRIÇÕES PODEM REPRESENTAR PERDAS DE CARGA SIGNIFICATIVAS;
  - COMO O HALL É **CONFINADO** NESSE PAVIMENTO, A PORTA DO SHAFT DE GÁS DEVE SER DO TIPO **SEM** VENTILAÇÃO;
  - EM CADA HALL, DENTRO DO SHAFT DE GÁS, HAVERÁ UM REGULADOR DE PRESSÃO PARA ATENDER AS UNIDADES HABITACIONAIS (VER ISOMÉTRICO);
  - NAS PORTAS DO SHAFT DE GÁS SEMPRE UTILIZAR FECHADURAS DO TIPO PRESSÃO, FENDA OU MAGNÉTICA - EVITAR CHAVES COM SEGREDO;
  - HAVENDO A NECESSIDADE DE REALIZAR QUALQUER ALTERAÇÃO NA CONFIGURAÇÃO DA REDE DURANTE A EXECUÇÃO DO SERVIÇO, O PROJETISTA DEVERÁ SER PREVIAMENTE CONSULTADO;
  - PARA MAIORES DETALHES, VERIFICAR MEMORIAL DESCRITIVO DO PROJETO DE GÁS.

|         |          |                                      |                |
|---------|----------|--------------------------------------|----------------|
|         |          |                                      |                |
|         |          |                                      |                |
| REV. 01 | 13/12/21 | ALTERAÇÃO DA POSIÇÃO DA PRUMADA GN.1 | LHESLEY MACÊDO |
| REV. 00 | 25/03/21 | PROJETO EXECUTIVO DE GÁS             | LHESLEY MACÊDO |
| REVISÃO | DATA     | DESCRIÇÃO                            | RESPONSÁVEL    |

Responsável Técnico:



Rua Artur Vital da Silva, 04 Gruta de Lourdes-Maceió/AL  
CEP: 57052-260 - Tel: 3218-7700

## PROJETO DAS INSTALAÇÕES DE GÁS

Cliente: **CONSTRUTORA DELMAN SAMPAIO.**

Empreendimento: **EDIFÍCIO LYON**

Endereço: **Av. Senador Rui Palmeira, 730 - Ponta Verde - Maceió - AL**

Data: **25/03/21** Desenho: **LHESLEY MACÊDO/ ISABELA DANTAS**

Escala: **1:100**

Título: **Planta Baixa - Cobertura**

Prancha: **08/11**

Arquivo: **P GN LYON DELMAN**