


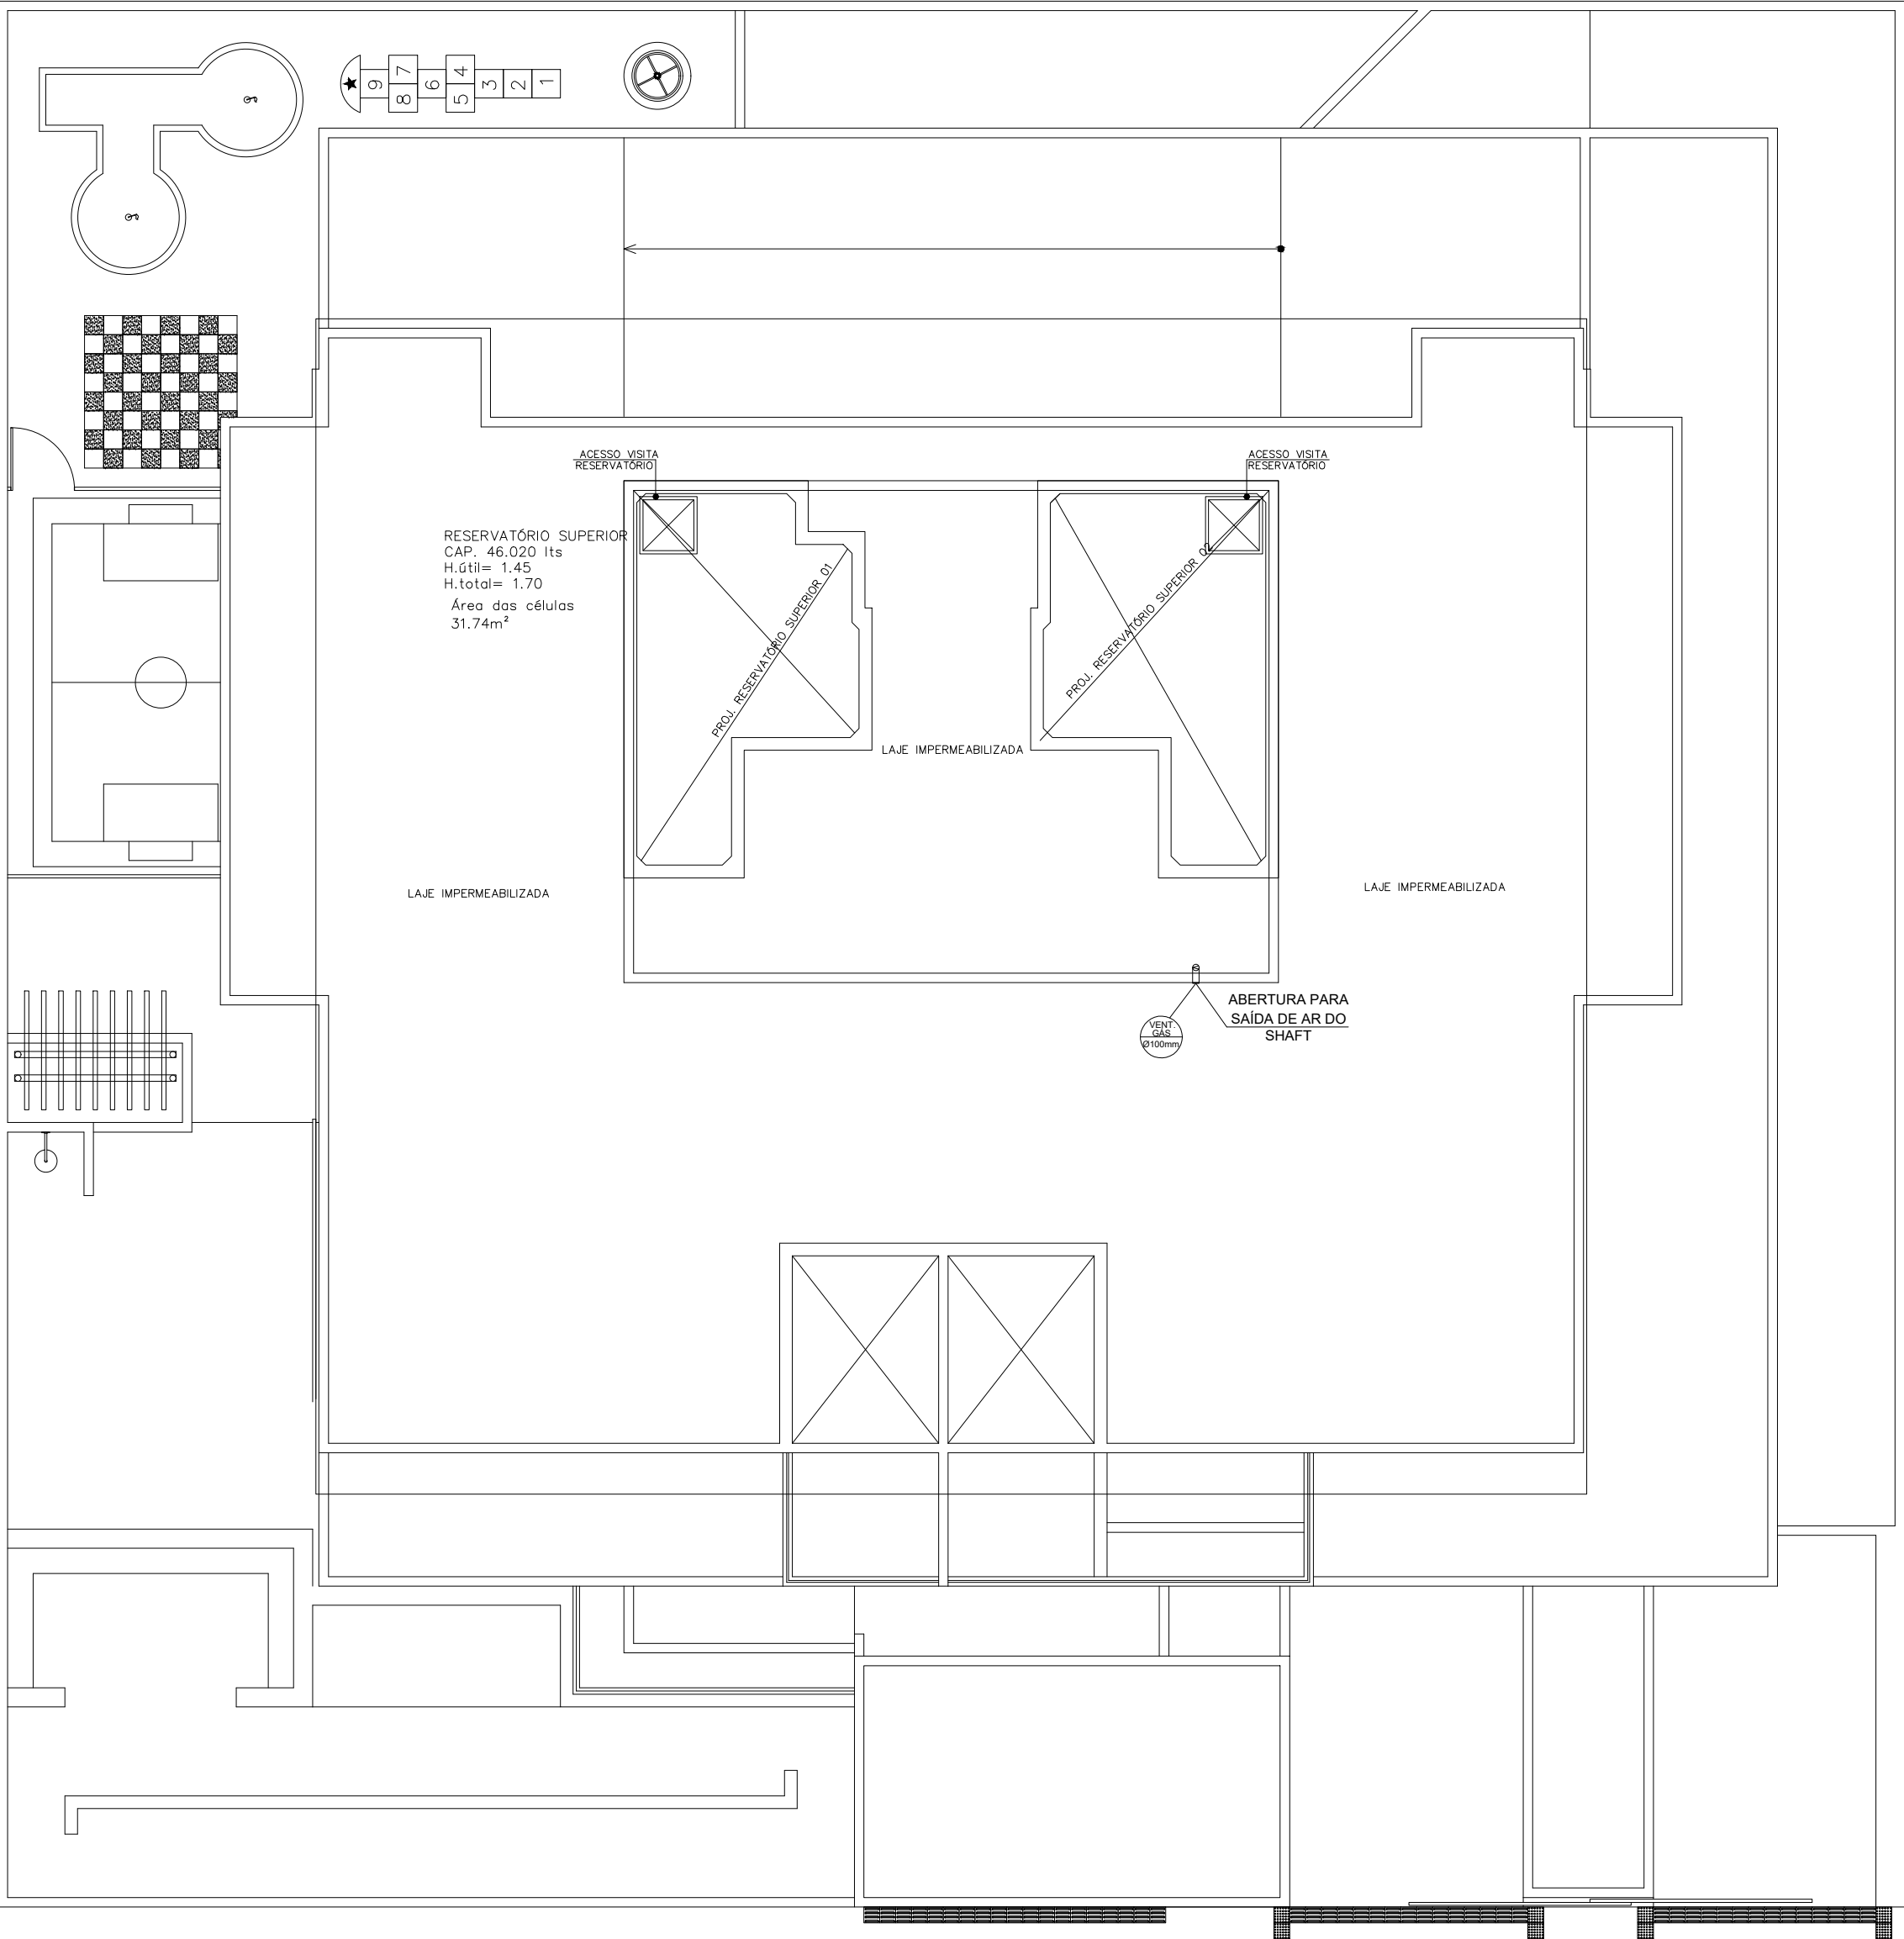

| LEGENDA |                             |
|---------|-----------------------------|
|         | Tubulação embutida para gás |
|         | Tubulação aparente para gás |
|         | Tubulação ascendente        |
|         | Tubulação descendente       |

| REVISÃO | DATA     | DESCRIÇÃO                            | RESPONSÁVEL    |
|---------|----------|--------------------------------------|----------------|
| REV. 01 | 13/12/21 | ALTERAÇÃO DA POSIÇÃO DA PRUMADA GN.1 | LHESLEY MACÊDO |
| REV. 00 | 25/03/21 | PROJETO EXECUTIVO DE GÁS             | LHESLEY MACÊDO |

Responsável Técnico:



Rua Artur Vital da Silva, 04 Gruta de Lourdes-Maceió/AL  
CEP: 57052-260 - Tel: 3218-7700

## PROJETO DAS INSTALAÇÕES DE GÁS

Cliente: **CONSTRUTORA DELMAN SAMPAIO.**

Empreendimento: **EDIFÍCIO LYON**

Endereço: **Av. Senador Rui Palmeira, 730 - Ponta Verde - Maceió - AL**

Data: **25/03/21**

Desenho: **LHESLEY MACÊDO/ ISABELA DANTAS**

Escala: **1:100**

Título: **Planta Baixa - Coberta**

Prancha: **09/11**

Arquivo: **P GN LYON DELMAN**

PLANTA DE COBERTA  
ESC.: 1/100

AVENIDA SENADOR RUI PALMEIRA