

LEGENDA

----	Tubulação embutida para gás
—	Tubulação aparente para gás
	Tubulação ascendente
	Tubulação descendente

OBSERVAÇÕES DO PROJETO DE GÁS:

- ENVELOPAR OS TRECHOS DE TUBULAÇÃO JUNTO AOS PILARES OU ALVENARIA CONFORME INDICADO;
- O PONTO DE UTILIZAÇÃO DEVE SER IDENTIFICADO COM A PALAVRA "GÁS". A IDENTIFICAÇÃO DEVE SER REALIZADA DE FORMA PERMANENTE;
- PARA MAIORES DETALHES, VERIFICAR MEMORIAL DESCRITIVO DO PROJETO DE GÁS.

REV. 00	DATA	PROJETO EXECUTIVO DE GÁS	LHESLEY MACEDO
REVISÃO	DATA	DESCRIÇÃO	RESPONSÁVEL

Responsável Técnico: Lhesley Wandel Barbosa Macedo Crea RNP 020637438-0



Rua Artur Vital da Silva, 04 Gruta de Lourdes-Maceió/AL
CEP: 57052-260 - Tel: 3218-7700

PROJETO DAS INSTALAÇÕES DE GÁS

Ciente: **CONSTRUTORA DELMAN SAMPAIO LTDA**


Empreendimento: **EDIFÍCIO MERLOT**

Endereço: **Rua Professora Edith Brandão Nogueira, s/ n.º - Jatiúca - Maceió - AL**

Data: 05/02/2024 Desenho: LHESLEY MACEDO / ANA CATARINA Escala: 1:100

Título: **Planta Baixa Pilotis** Prancha: **02/09**

Arquivo: **PGN Merlot DELMAN**

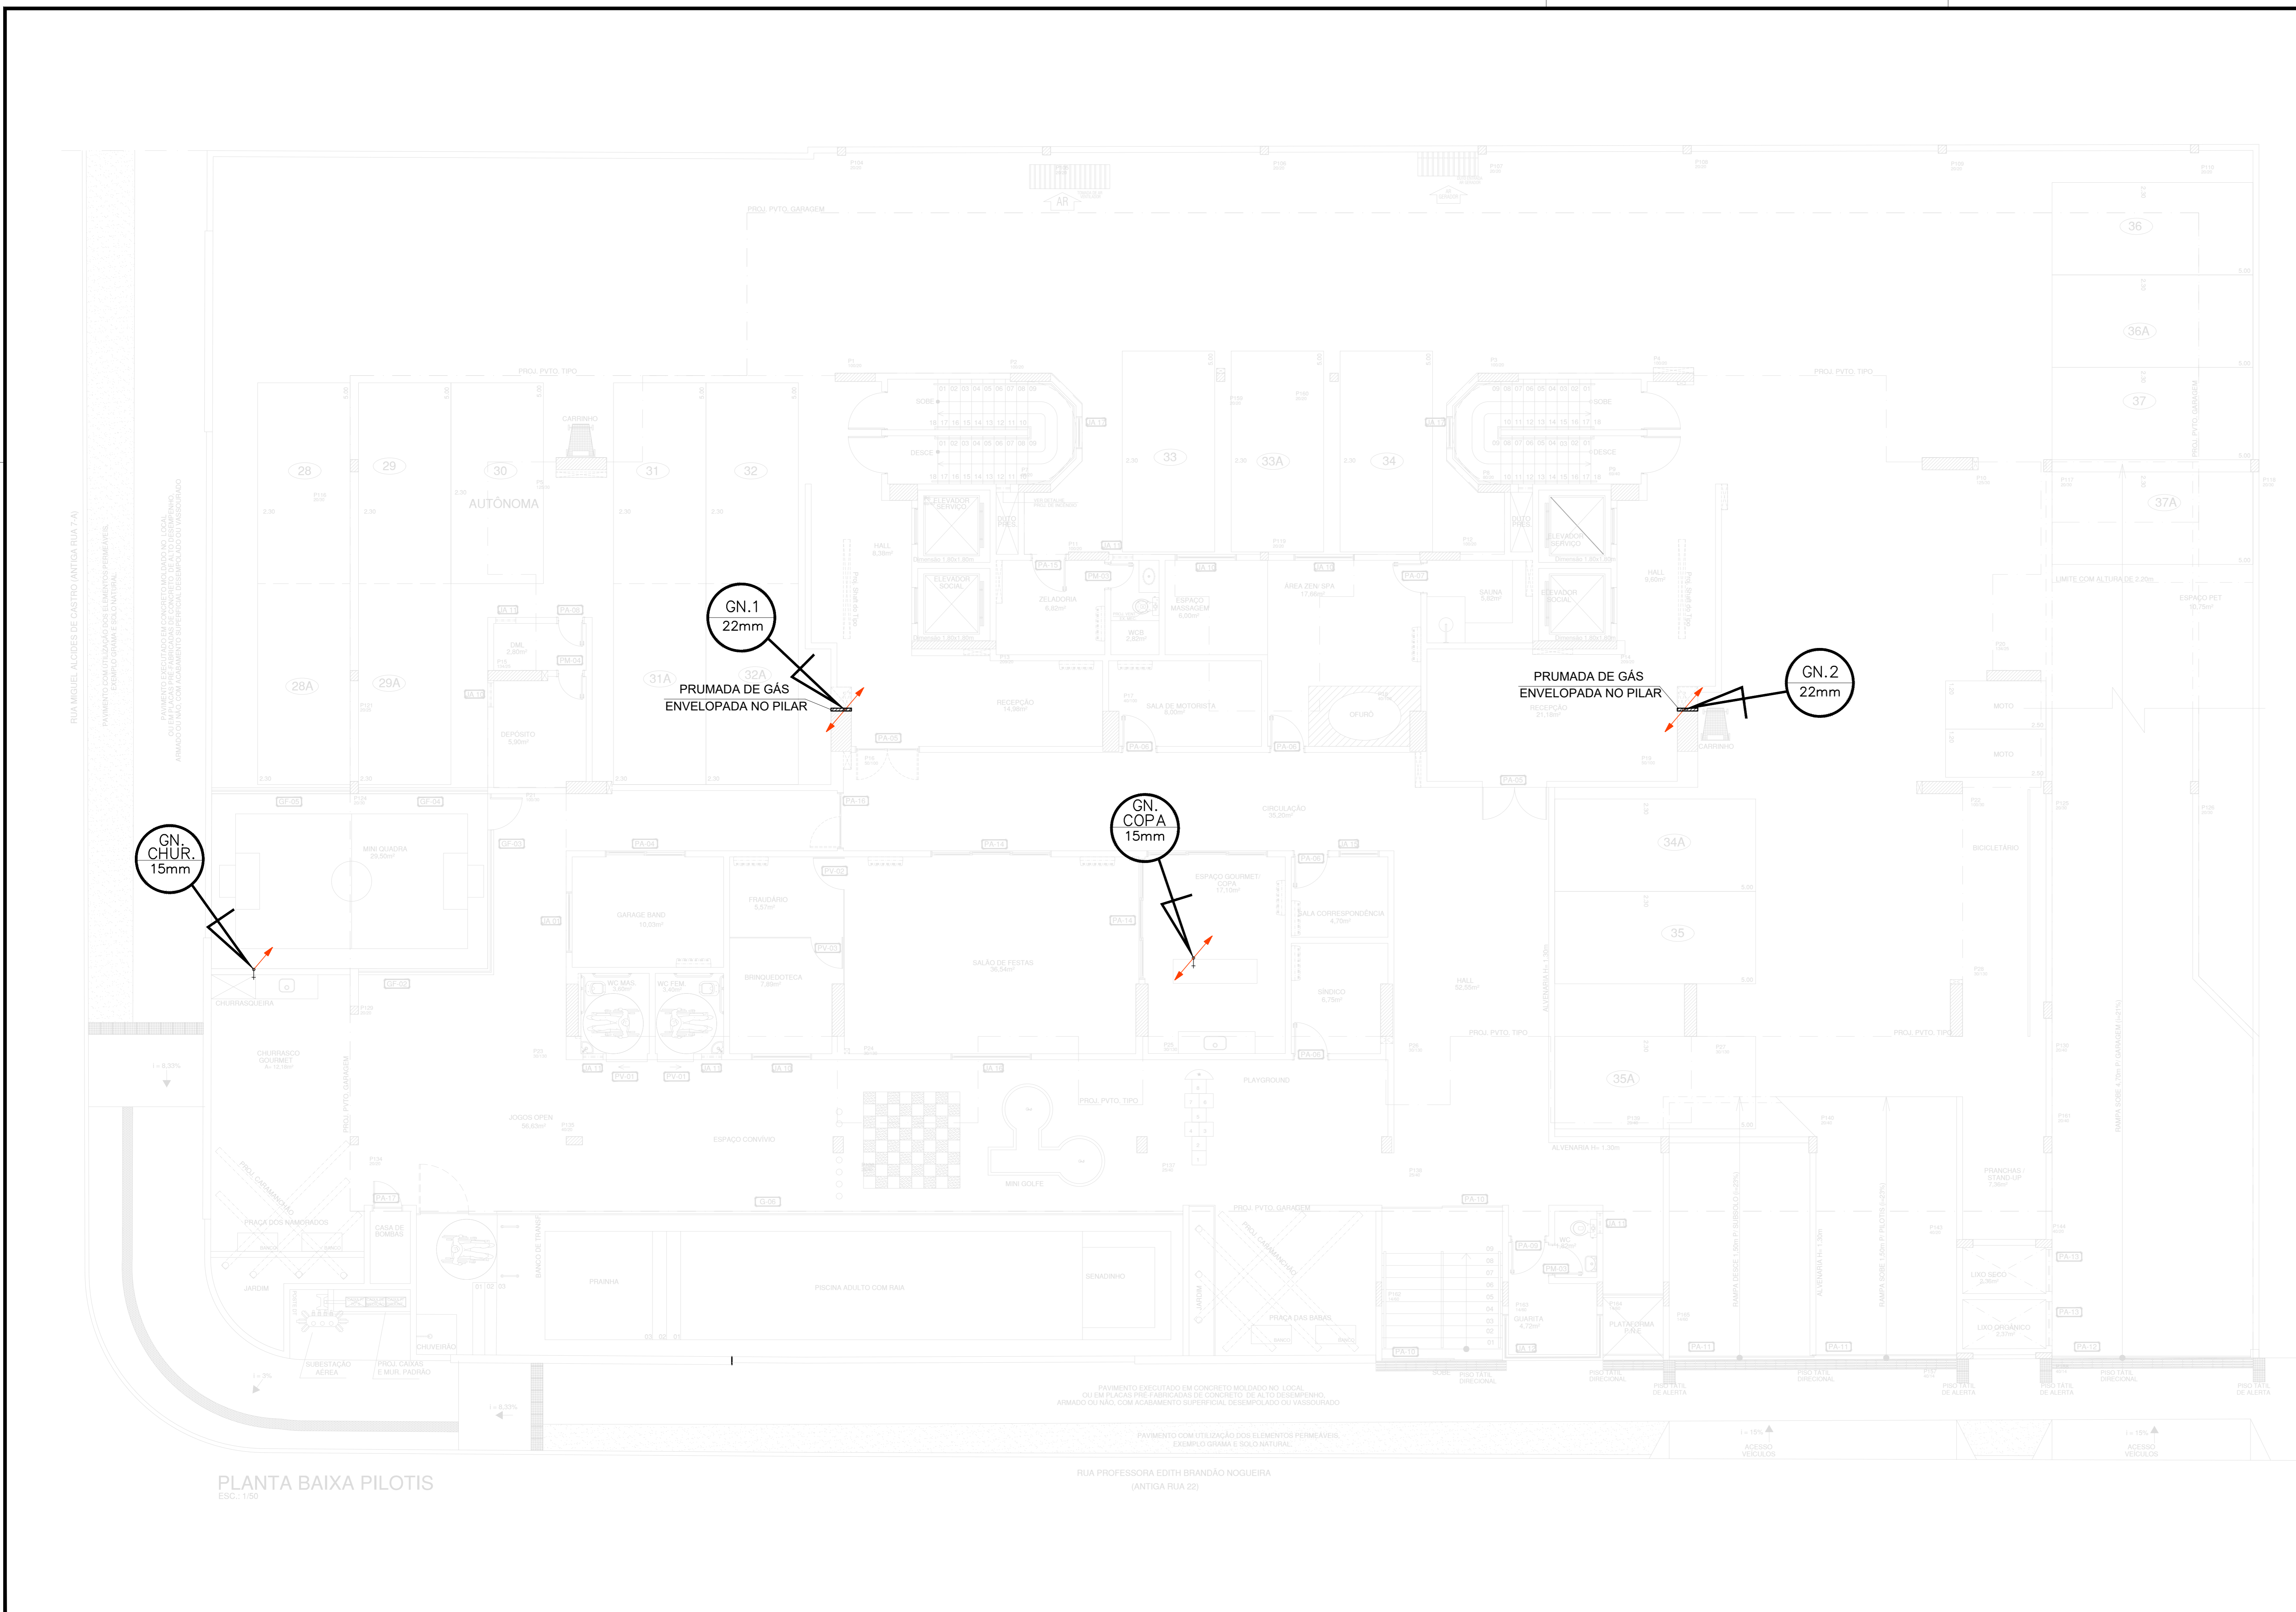

PLANTA BAIXA PILOTIS
ESC.: 1:50

RUA PROFESSORA EDITH BRANDÃO NOGUEIRA
(ANTIGA RUA 25)