

# LEGENDA

---	Tubulação embutida para gás
—	Tubulação aparente para gás
↗	Tubulação ascendente
↘	Tubulação descendente

### OBSERVAÇÕES DO PROJETO DE GÁS:

- AVALIAR SE A ALTURA DISPONÍVEL NOS PAVIMENTOS EM QUE A REDE ESTÁ APARENTE E FIXADA NA LAJE É SUFICIENTE PARA PASSAGEM DAS TUBULAÇÕES ABAIXO DAS VIGAS. SE NÃO, PREVER Furos NAS VIGAS PARA PASSAGEM DA TUBULAÇÃO DE GÁS (1,5 x Ø DO TUBO) CONFORME DETALHE ESPECÍFICO;
- AS TUBULAÇÕES DE GÁS APARENTES, PREFERENCIALMENTE, DEVEM SER PINTADAS NA COR AMARELA;
- ENVELOPAR OS TRECHOS DE TUBULAÇÃO JUNTO AOS PILARES OU ALVENARIA CONFORME INDICADO;
- CASO HAJA FORRO, INSTALAR GRELHAS EM TODO O PERCURSO QUE COMPREENDE AS TUBULAÇÕES DE GÁS PARA GARANTIR A VENTILAÇÃO DO MESMO, EVITANDO ASSIM CONFINAMENTO DE GÁS EM CASO DE VAZAMENTOS;
- PREVER COMUNICAÇÃO VERTICAL ENTRE OS PAVIMENTOS (POR MEIO DE TUBOS DE PVC INTERLIGANDO OS ABRIGOS) PARA GARANTIR VENTILAÇÃO DO SHAFT EM CASO DE VAZAMENTOS DE GÁS;
- OBSERVAR A NECESSIDADE DE VENTILAÇÃO DO SHAFT DE GÁS COM ABERTURA PARA ENTRADA DE AR NESSE PAVIMENTO E SAÍDA DE AR NOS PAVIMENTOS ÁTICO OU COBERTA;
- VERIFICAR POSSÍVEIS INTERFERÊNCIAS DO DUTO DE VENTILAÇÃO DO SHAFT DE GÁS COM OUTRAS INSTALAÇÕES;
- NAS PORTAS DOS SHAFTS DE GÁS SEMPRE UTILIZAR FECHADURAS DO TIPO PRESSÃO, FENDA OU MAGNÉTICA - EVITAR CHAVES COM SEGREDO;
- PARA MAIORES DETALHES, VERIFICAR MEMORIAL DESCRITIVO DO PROJETO DE GÁS.

REV. 00	DATA	DESCRIÇÃO	RESPONSÁVEL
REV. 00	05/02/2024	PROJETO EXECUTIVO DE GÁS	LHESLEY MACEDO

Responsável Técnico: Lhesley Wandel Barbosa Macedo      Crea RNP 020637438-0



Rua Artur Vital da Silva, 04 Gruta de Lourdes-Maceió/AL  
CEP: 57052-260 - Tel: 3218-7700

## PROJETO DAS INSTALAÇÕES DE GÁS

Ciente: **CONSTRUTORA DELMAN SAMPAIO LTDA**


Empreendimento: **EDIFÍCIO MERLOT**

Endereço: **Rua Professora Edith Brandão Nogueira, s/ n.º - Jatiúca - Maceió - AL**

Data: **05/02/2024**      Desenho: **LHESLEY MACEDO / ANA CATARINA**      Escala: **1:100**

Título: **Planta Baixa Pavto. Garagem**      Prancha: **03/09**

Arquivo: **PGN Merlot DELMAN**

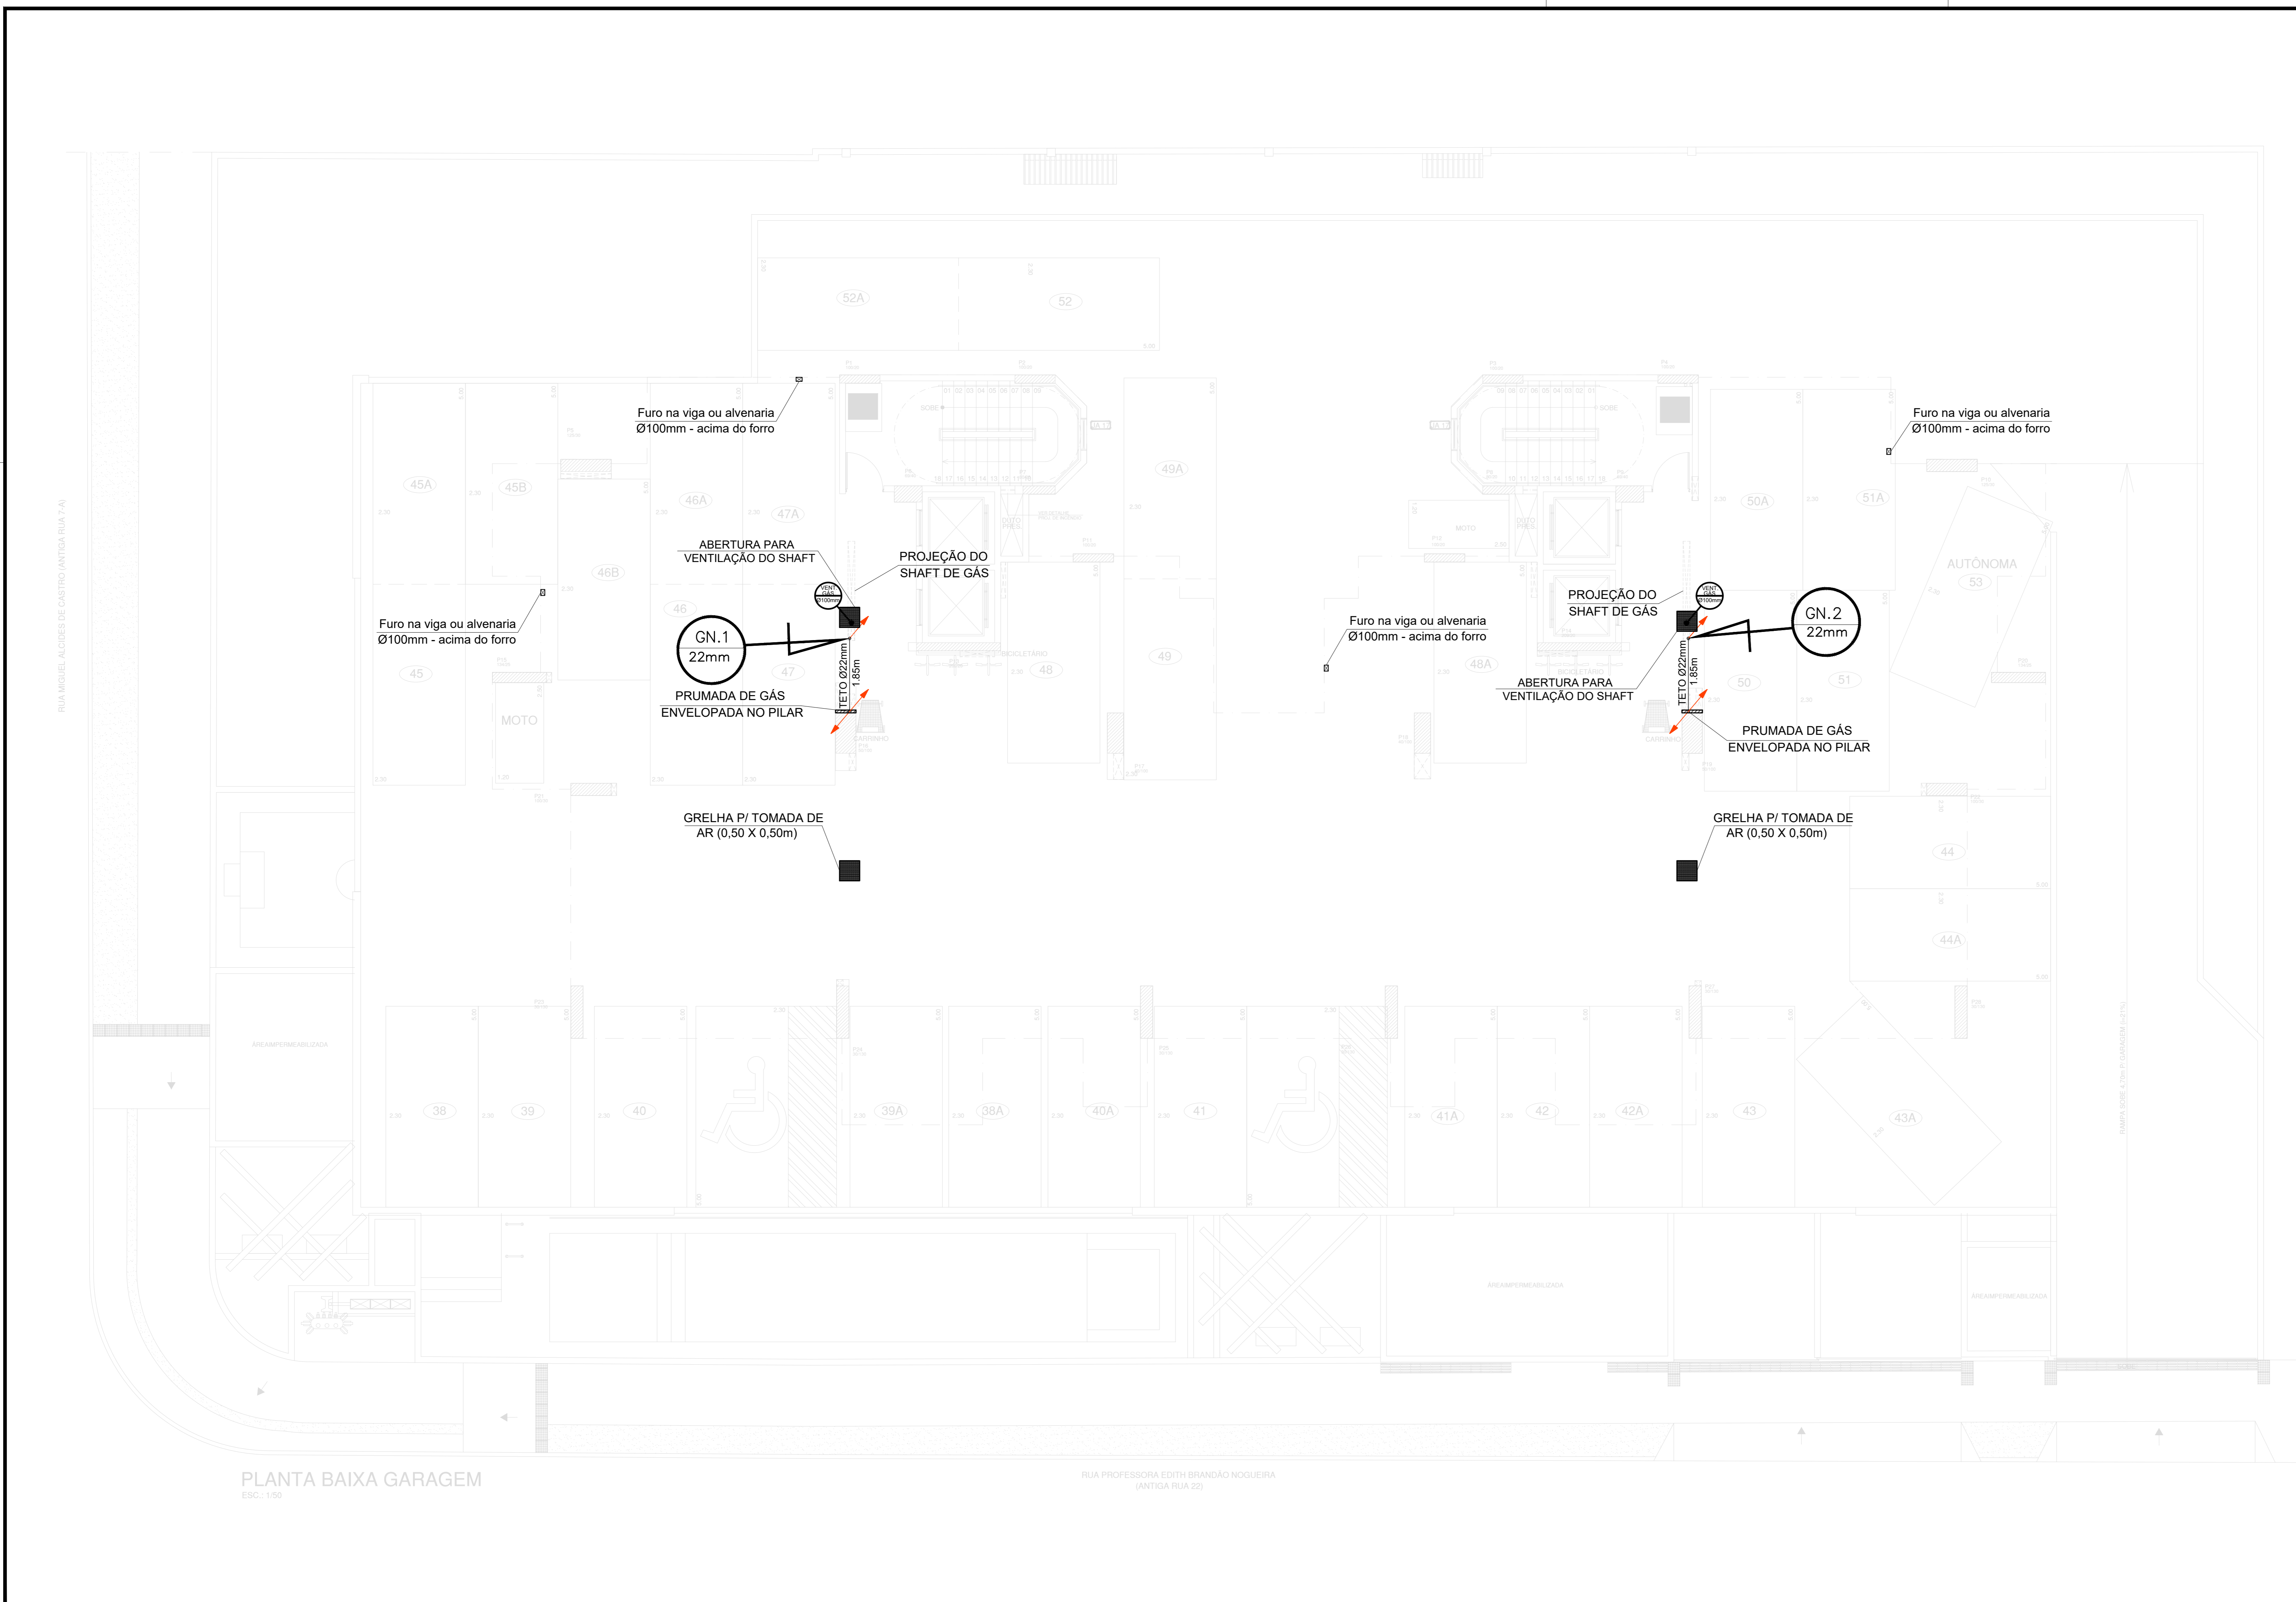

PLANTA BAIXA GARAGEM  
ESQ.: 1/50

RUA PROFESSORA EDITH BRANDÃO NOGUEIRA  
(ANTIGA RUA 22)